

LEGENDA DE SÍMBOLOS:

	TOMADA ALTA eixo:180cm
	TOMADA MEIA ALTA eixo:110cm
	TOMADA BAIXA H eixo: 30 cm
	TOMADA ALTA DE FORÇA H eixo: 210 cm
	TOMADA MÉDIA DE FORÇA H eixo: 110 cm
	TOMADA BAIXA DE FORÇA H eixo: 30 cm
	TOMADA BAIXA DE FORÇA EQUIP. MÓVEL DE RAIO-X (SCHUCKO) eixo:30cm
	BATERIA DE PONTOS COMERCIAIS H eixo: 30cm - ver legenda
	INTERRUPTOR SIMPLES E TOMADA MEIA ALT. eixo =110cm
	TOMADA DE CAIXA DUPLA H eixo =30cm
	QUADRO DE DISTRIBUIÇÃO - CD EXISTENTE
	INTERRUPTOR SIMPLES H eixo =110cm
	INTERRUPTOR DUPLA H eixo =110cm
	INTERRUPTOR TRIPLO H eixo =110cm
	INTERRUPTOR ACIONAMENTO HOTEL H eixo =110cm
	INTERRUPTOR CAMPANHA DE ENFERMAGEM H eixo 110cm LIGADO AO POSTO DE ENFERMAGEM
	CENTRAL CHAMADA DE ENFERMAGEM ver altura em planta
	SINAL LUMINOSO CHAMADA ENFERMAGEM H eixo:250cm (sobre porta)
	PONTO ILUMINAÇÃO VIGILIA PAREDE H eixo: 30cm
	BATERIA DE GASES - ver legenda de símbolos
	PONTO ANTENA TELEVISÃO H eixo : 180 cm
	VENTILAÇÃO MECÂNICA NO TETO
	INST. ELÉTRICA DE EMERGÊNCIA - GERADOR
	INST. ELÉTRICA DIFERENCIADA
	OXÍDIO NITROSO H:140-150 cm (dme. beira de leito)
	OXIGÊNIO MEDICINAL H:140-150 cm (dme. beira de leito)
	VÁCUO CLÍNICO H:140-150 cm (dme. beira de leito)
	AR COMPRIMIDO MEDICINAL H:140-150 cm (dme. beira de leito)

LEGENDA LUMINÁRIAS:

LUM.01
Luminária de embutir. Corpo em perfil de alumínio extrudado com acabamento em pintura eletrostática na cor branca. Difusor translúcido leitoso. 2 Lâmpadas Tuboled T5 18W 4000K com soquete de engate rápido. Completa. Dim.: 1240x245X75mm Potência : 2x16W Temp. Cor: 4000K Ref.: BLAN Polux T8 ref. P-915 ou equiv. técnico

LUM.02
Luminária / painel de embutir LED 20W emissão de luz na cor branco neutro 4000K. Corpo em perfil de alumínio extrudado com acabamento em pintura eletrostática na cor branca. Difusor translúcido. Dim.: 225x225x22mm Potência : 20W Temp. Cor: 4000K Ref.: Save Energy SE-240.594 ou equiv. técnico

LUM.03
Luminária de sobrepor. Corpo em perfil de alumínio extrudado com acabamento em pintura eletrostática na cor branca. Difusor translúcido leitoso. 2 Lâmpadas Tuboled T5 18W 4000K com soquete de engate rápido. Completa. Dim.: 1240x230X70mm Potência : 2x16W Temp. Cor: 4000K Ref.: BLAN Polux T8 ref. P-905 ou equiv. técnico


LUM.04
Luminária tipo arandela LED 2x4W emissão de luz na cor branco amarelo 3000K, com 2 lâminas, superior e inferior - iluminação direta e indireta. Corpo em alumínio extrudado com acabamento em pintura eletrostática na cor branca. Difusores translúcidos. Grau de proteção IP-65. Fluxo luminoso 240lm. Eficiência luminosa: 60lm/W Dim.: 60x90X120mm (prof.xlarg.xalt.) Potência : 2x4W - placa e fonte integrada de led Temp. Cor: 3000K Ref.: Stella Arandela Effect cód STH6730/30 ou equiv. técnico

LUM.05
Luminária quadrada de embutir em parede tipo balizador. LED 0,6W a 1,2W. Corpo em alumínio injetado com acabamento em pintura eletrostática na cor branca. Refletor assimétrico em alumínio frizado anodizado. Dim.: 90x90X40mm Potência : 1,2W Temp. Cor: 3000K Ref.: Abalux BZ34-E ou similar.

ESPECIFICAÇÃO ELÉTRICAS:
- TODAS AS TOMADAS DEVERÃO SER ATERRADAS
- TODOS INTERRUPTORES E TOMADAS TERÃO ACABAMENTO NA COR BRANCO REF. IRIEL LINHA TALARI.

SISTEMA GASES MEDICINAIS:
AS REDES E PONTOS DE GASES MEDICINAIS SÃO EXISTENTES. PROCEDER O EMBUTIMENTO DA TUBULAÇÃO APARENTE EXISTENTE DESDE O FORRO ATÉ O PONTO DE CONSUMO A 150cm DO PISO. TODAS TUBULAÇÕES DEVEEM TER PORÇÃO EMBUTIDAS NA PAREDE NO MOMENTO QUE DESCEM DO FORRO EM DIREÇÃO AOS PONTOS DE CONSUMO. NENHUMA BARRADA DE TUBULAÇÃO DE GASES DEVE FICAR APARENTE. PROCEDER A TROCA DOS PONTOS DE CONSUMO (CONJ. CANDLAP) EXISTENTE.

ÁREA TOTAL:
388,30 m²

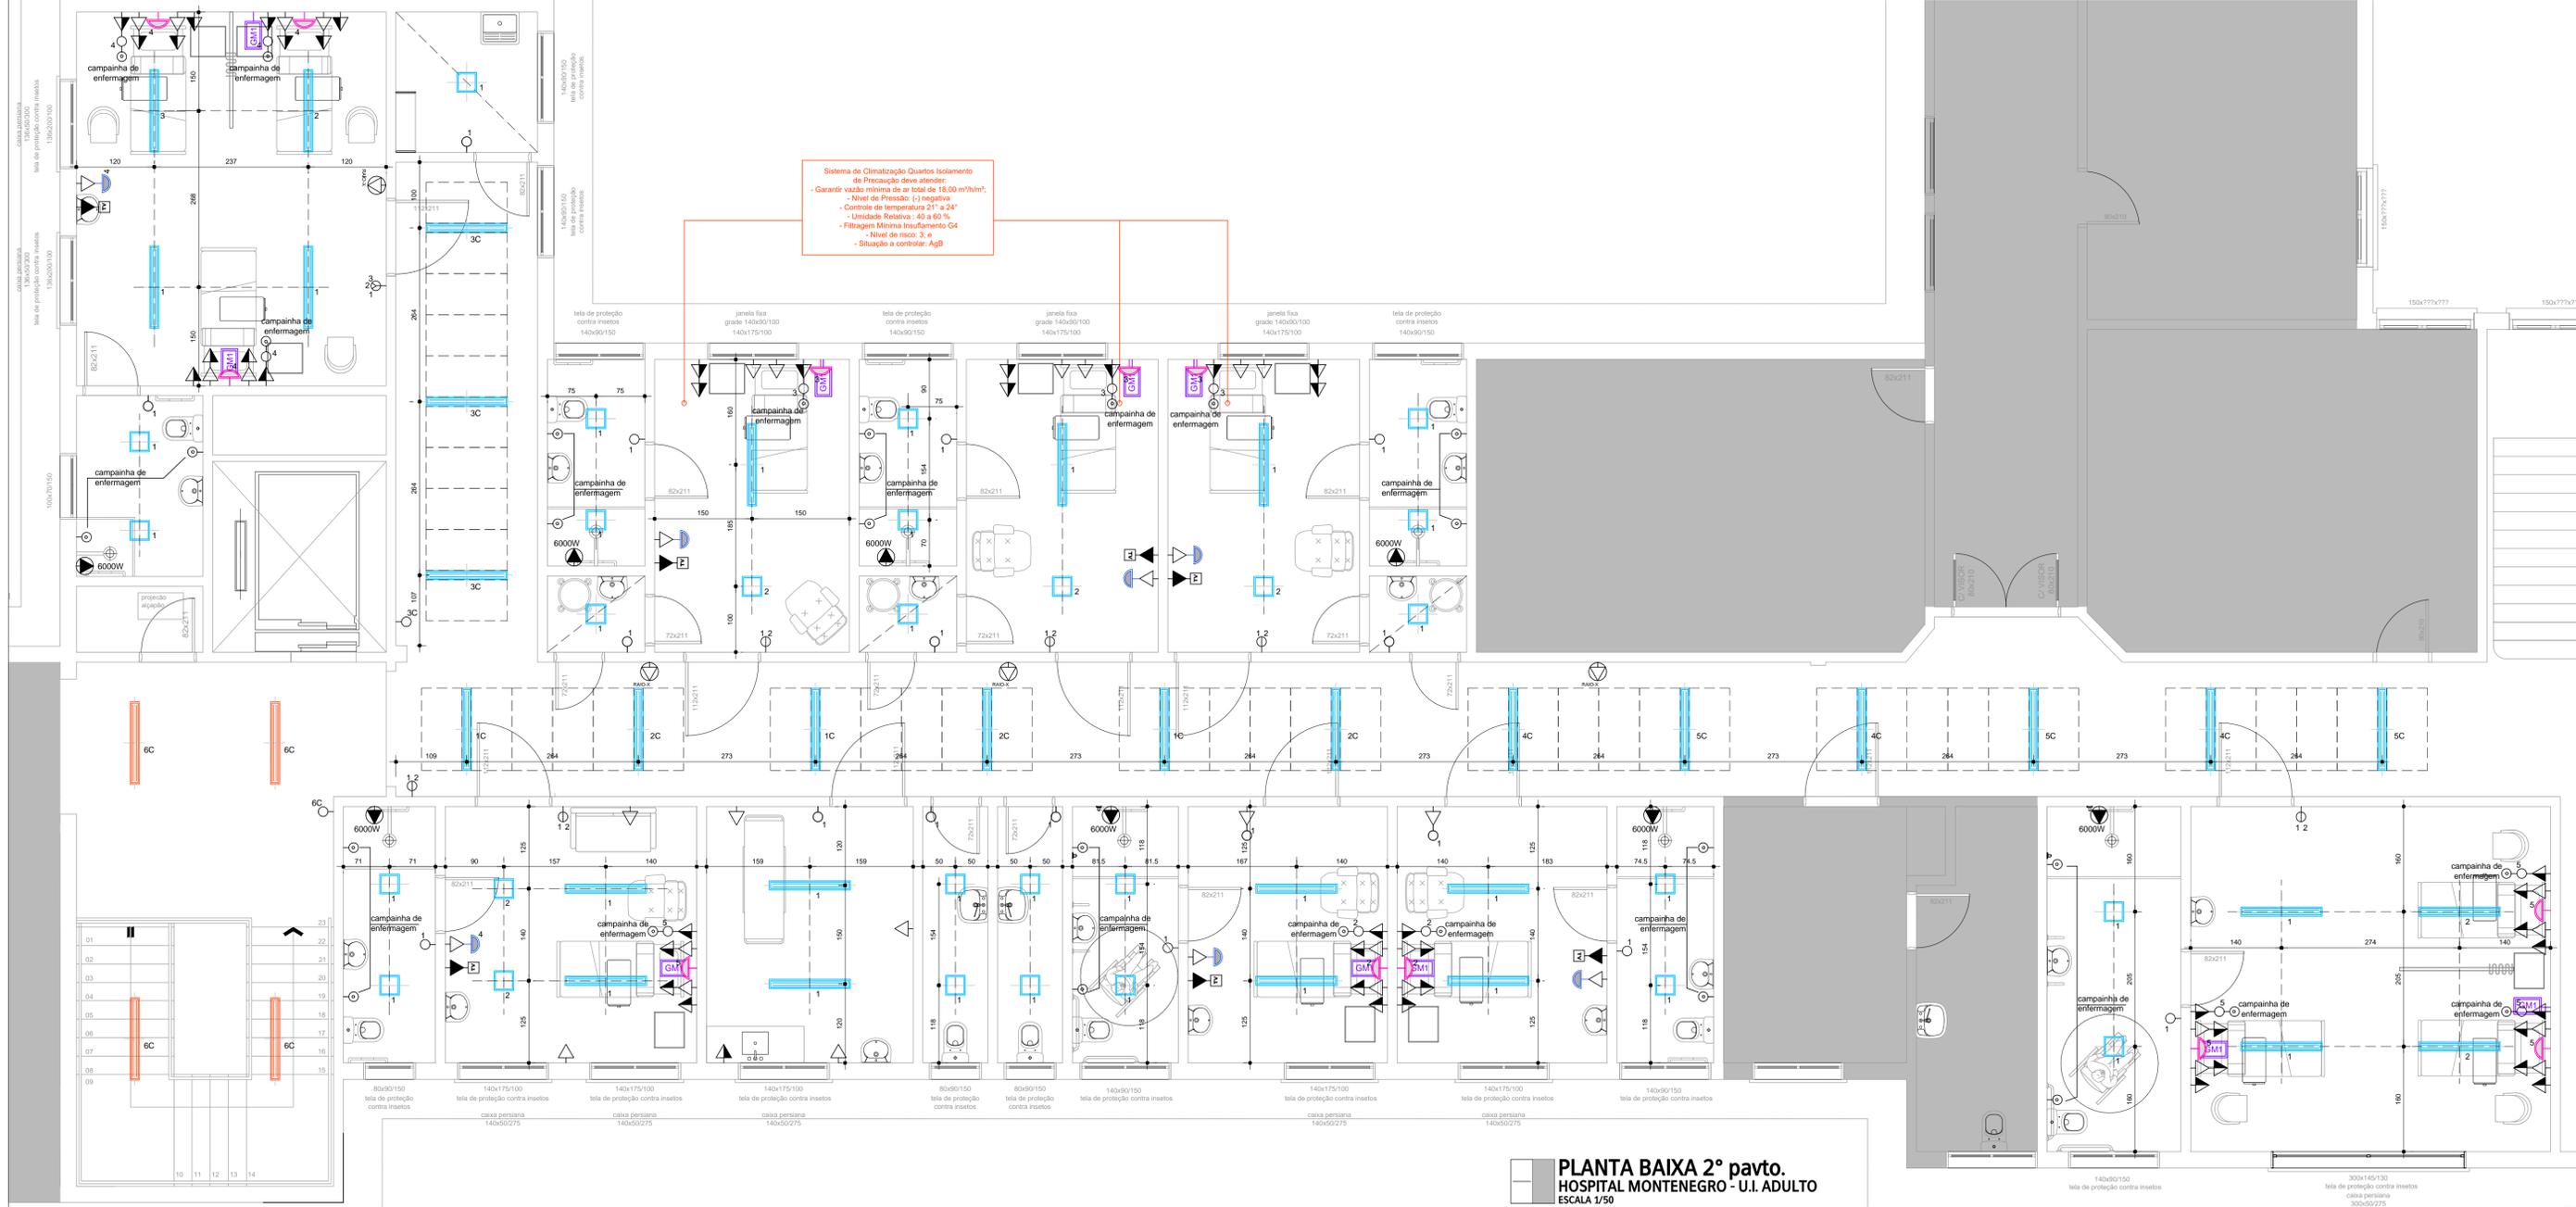

LISTA DE MODIFICAÇÕES DE PROJETO		DATA	SETOR	RESP.

OBSERVAÇÕES
1- NÃO TIRAR MEDIDAS POR ESCALA. CONFERIR MEDIDAS NO LOCAL

BADERMANN
arquitetos associados

PROJETO: Hospital Montenegro
Projeto Arquitetônico Executiva - Unidade de Internação Adulto 2º pavto.

PROPRIETÁRIO: HOSPITAL MONTENEGRO

RESPONSÁVEL TÉCNICO: Arqº Marcos R. Barbedo - CAU A 45254-8

ASSUNTO: Unidade de Internação Adulto 2º pavto. FASE II
Planta Baixa de Pontos de Consumo

ARQUITECTURA PRIVILEGIADA - DIREITOS AUTORAIS RESERVADOS CONFORME LEI 5.194/66.

ÁREA: 388,30 m²

DESENHO: WCB

DATA INÍCIO: 10/01/2017

DATA REVISÃO: 16/03/2018

REVISÃO: R01

ESCALA: 1/50

FRANCHA: ARQ 04/06

MONT-HM-UI-ARQ04-Pontos_R01.dwg